


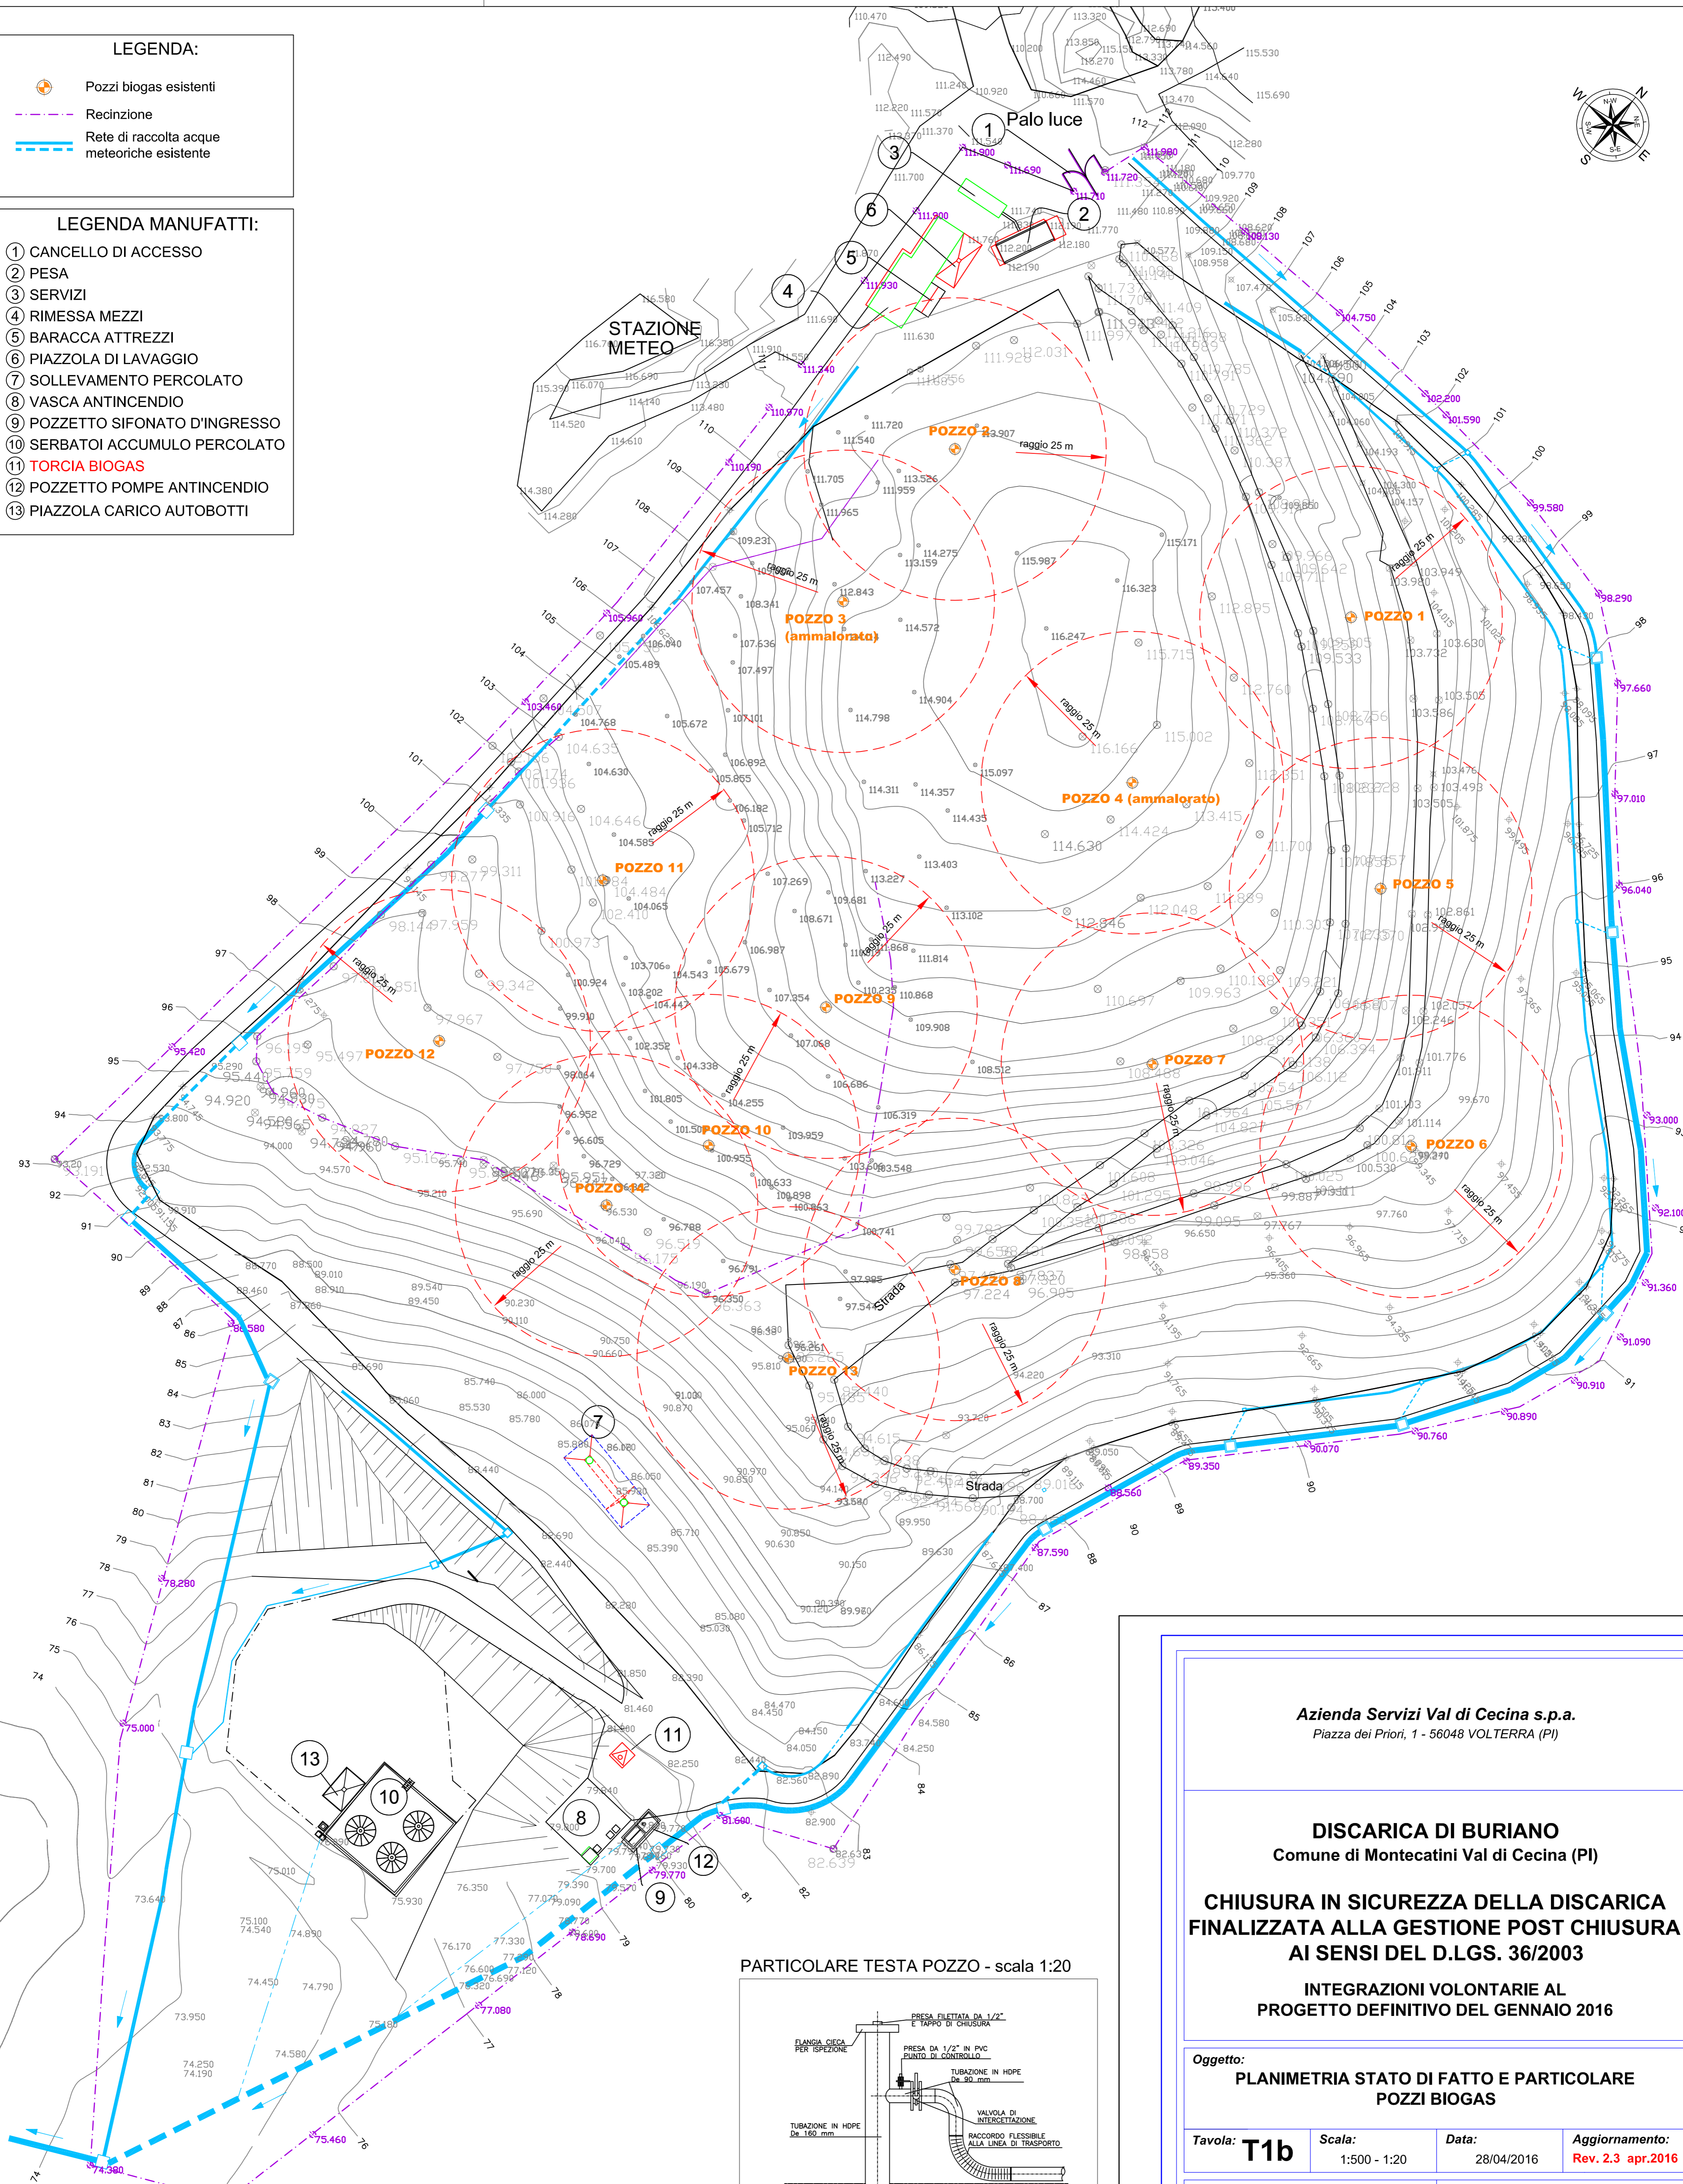
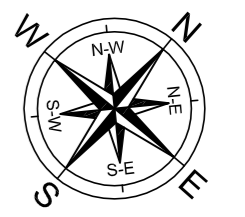


LEGENDA:


-  Pozzi biogas esistenti
-  Recinzione
-  Rete di raccolta acque meteoriche esistente

LEGENDA MANUFATTI:

- ① CANCELLO DI ACCESSO
- ② PESA
- ③ SERVIZI
- ④ RIMESSA MEZZI
- ⑤ BARACCA ATTREZZI
- ⑥ PIAZZOLA DI LAVAGGIO
- ⑦ SOLLEVAMENTO PERCOLATO
- ⑧ VASCA ANTINCENDIO
- ⑨ POZZETTO SIFONATO D'INGRESSO
- ⑩ SERBATOI ACCUMULO PERCOLATO
- ⑪ **TORCIA BIOGAS**
- ⑫ POZZETTO POMPE ANTINCENDIO
- ⑬ PIAZZOLA CARICO AUTOBOTTI



PARTICOLARE TESTA POZZO - scala 1:20

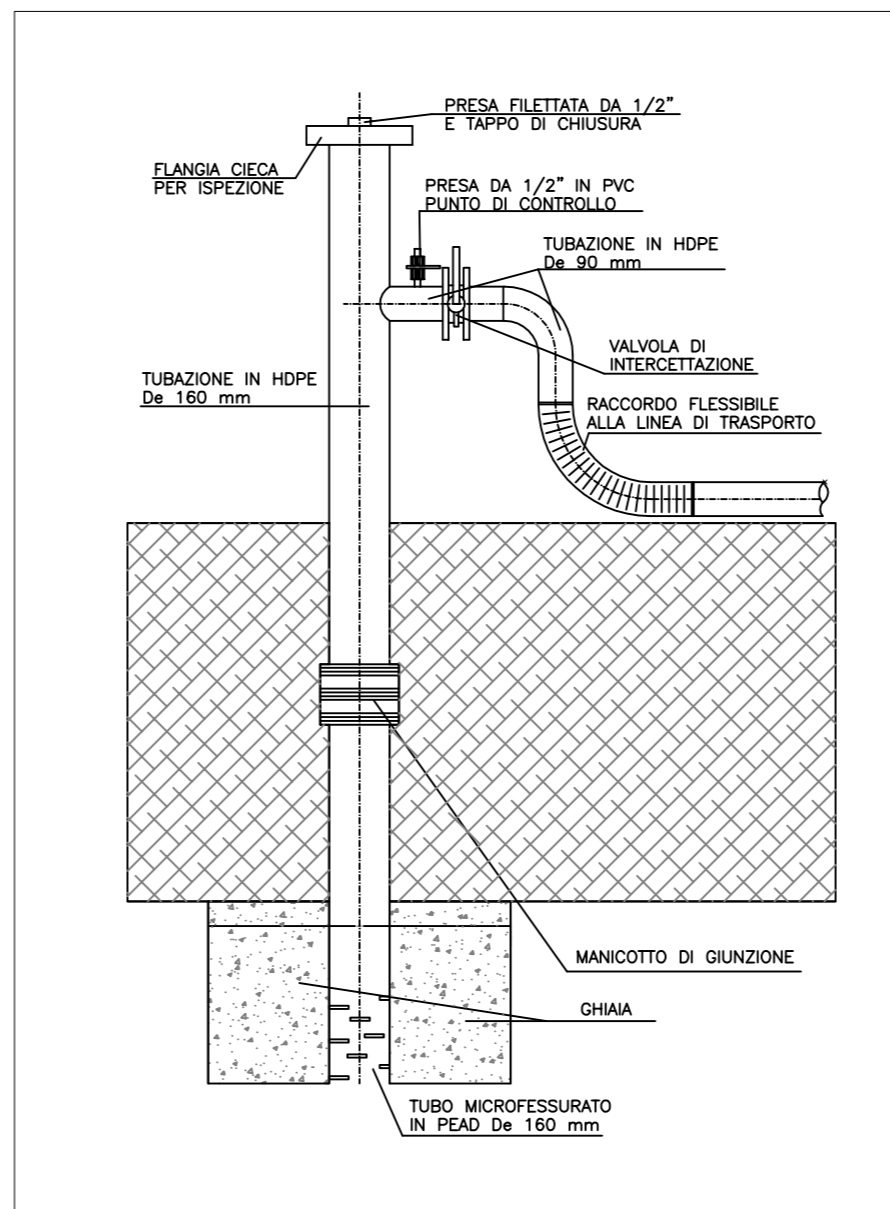

Azienda Servizi Val di Cecina s.p.a.
Piazza dei Priori, 1 - 56048 VOLTERRA (PI)

DISCARICA DI BURIANO
Comune di Montecatini Val di Cecina (PI)

**CHIUSURA IN SICUREZZA DELLA DISCARICA
FINALIZZATA ALLA GESTIONE POST CHIUSURA
AI SENSI DEL D.LGS. 36/2003**

**INTEGRAZIONI VOLONTARIE AL
PROGETTO DEFINITIVO DEL GENNAIO 2016**

Oggetto:
**PLANIMETRIA STATO DI FATTO E PARTICOLARE
POZZI BIOGAS**

Tavola: T1b	Scala: 1:500 - 1:20	Data: 28/04/2016	Aggiornamento: Rev. 2.3 apr.2016
--------------------	----------------------------	-------------------------	---

Azienda Servizi Val di Cecina:
Direttore Tecnico
Ing. Augusto Mugellini

Progettazione:
AMBIENTEITALIA
PROGETTI
Via Carlo Poerio, 39
20129 MILANO
Tel. +39 02 271441
info@ambienteitalia.it
www.ambienteitalia.it
Dot. Geol. Luca Monti



Collaborazione:
Ing. Matteo Palmieri